


31 \emptyset 16 co 15cm dołem/31 \emptyset 16 co 15cm górą

31 \emptyset 16 co 15cm dołem/31 \emptyset 16 co 15cm górą

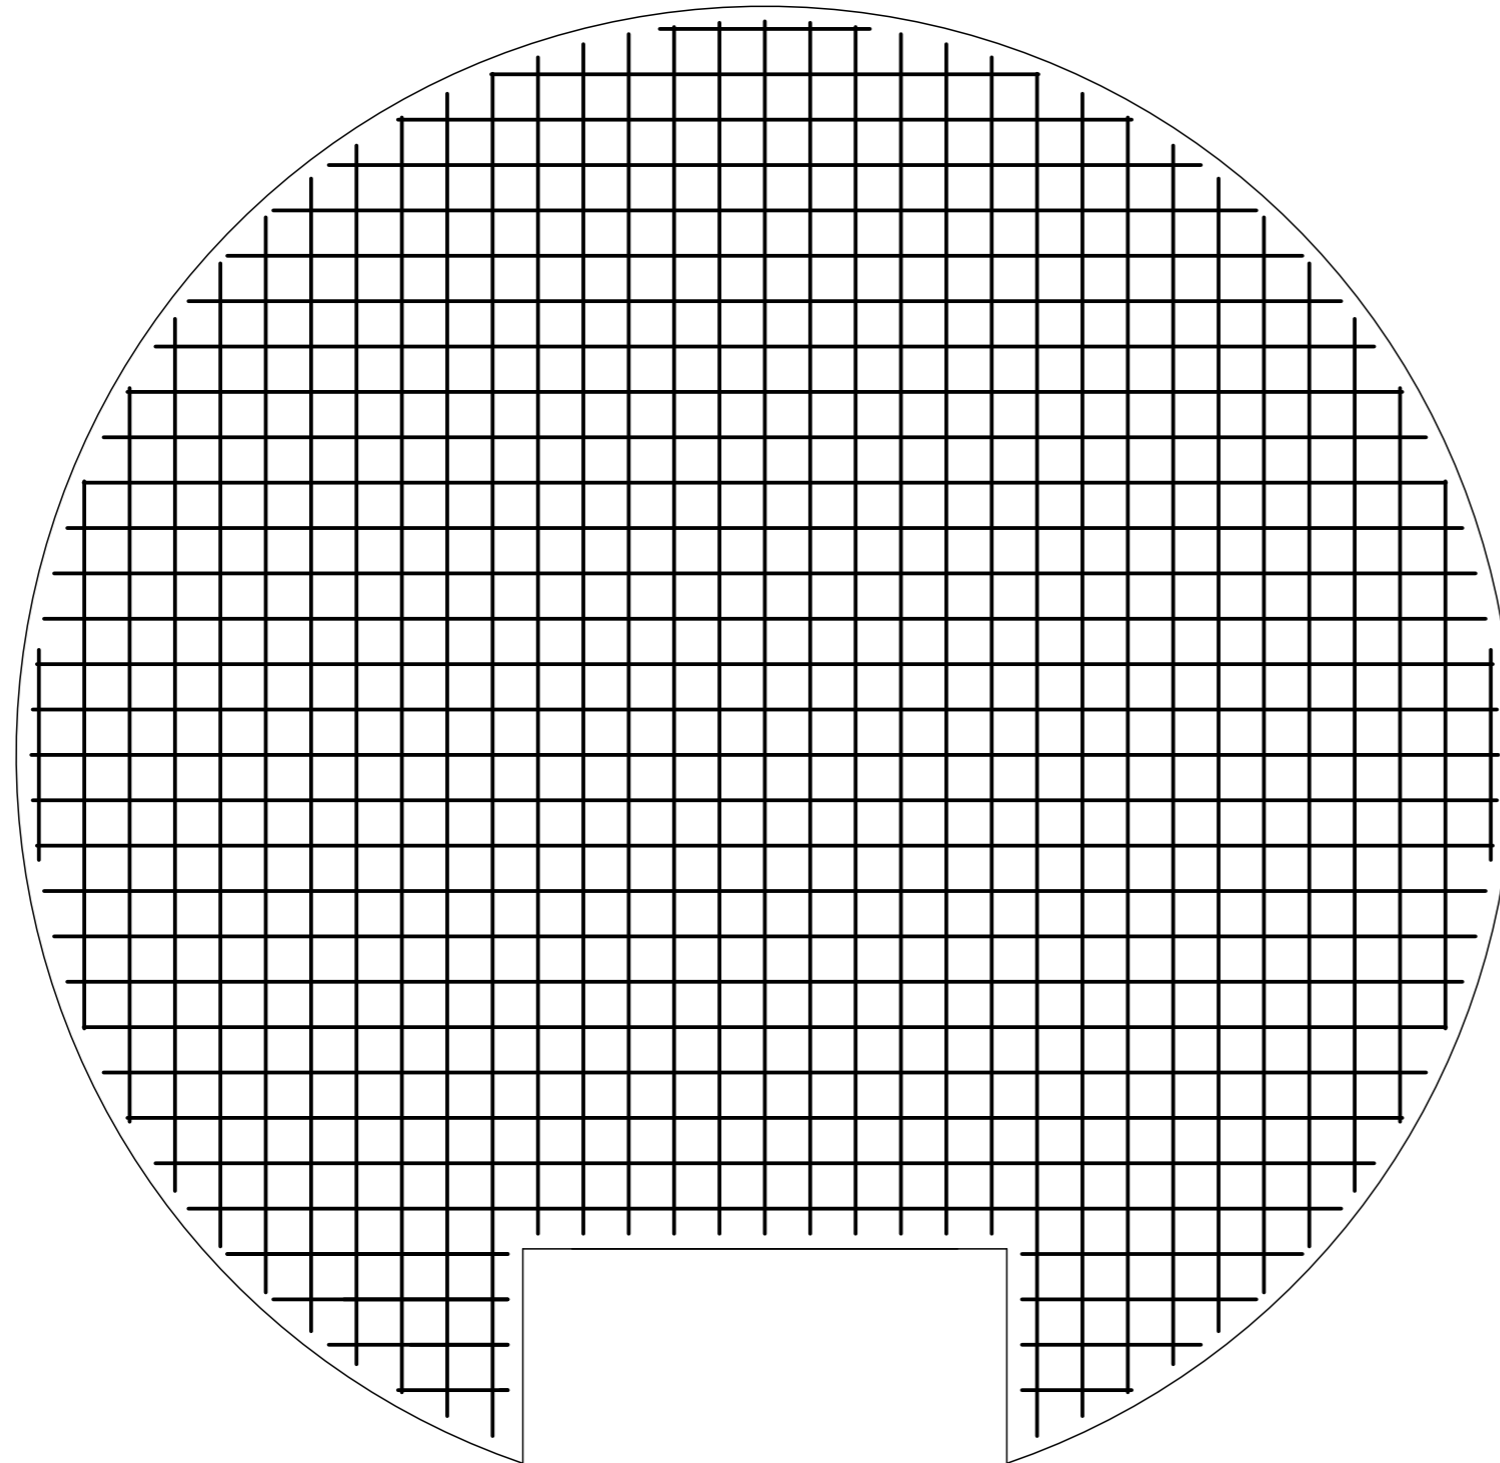

Przedsiębiorstwo Handlowo - Usługowe PROT Jacek Wojciechowski ul. Zamenhofska 61/8 64-100 Leszno			Skala 1:25	
Nazwa i adres inwestora GMINA RUSIEC ul. Wieluńska 35, 97-438 Rusiec			Format 594X297	
Nazwa obiektu, inwestycja Budowa dwóch zbiorników wody czystej wraz z niezbędną infrastrukturą międzyobiektową, montażu zestawu pomp zasilających sieć wodociągową wraz z układem zasilającym i sterującym Rusiec, dz. nr 2020/1, obręb 16 Rusiec, gmina Rusiec			Data 29.06.2020	
Treść rysunku FUNDAMENT ZBIORNIKA RETENCYJNEGO - RYSUNEK ZBROJENIA			Stadium PB	
			Nr rys. K-2	
	Imię i Nazwisko	Specjalizacja	Nr uprawnień	Podpis
Projektant	mgr inż. Dominik Zakrzewski	uprawnienia budowlane do projektowania bez ograniczeń w specjalności konstrukcyjno-budowlanej	14/DOS/13	